
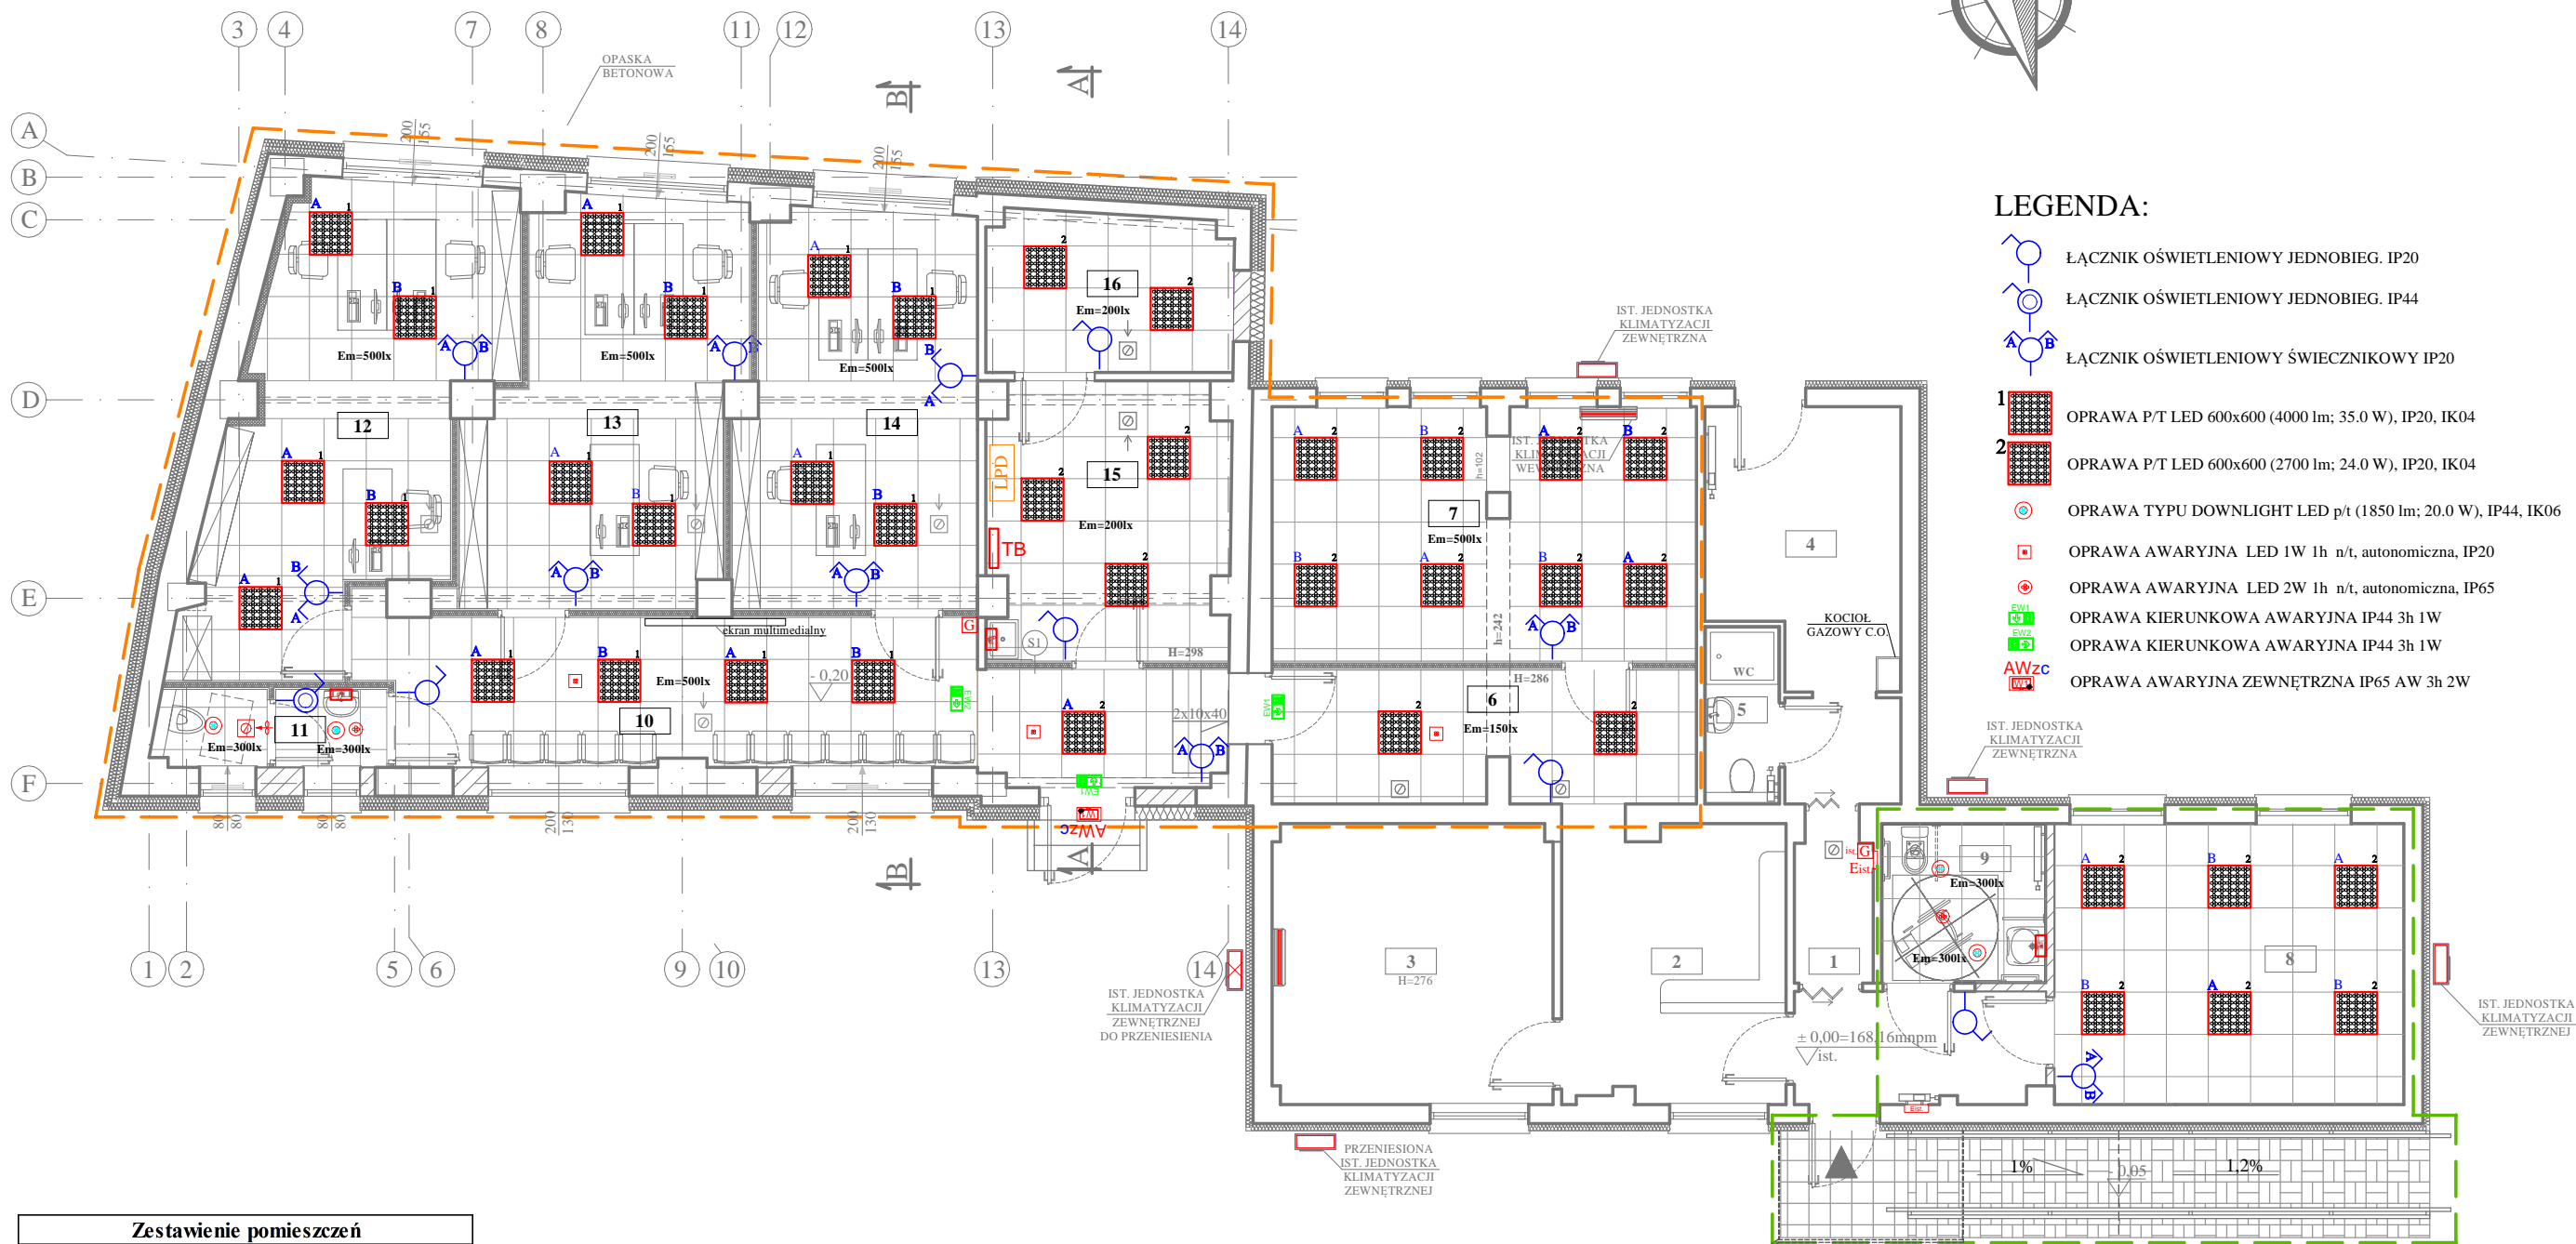


RZUT PARTERU

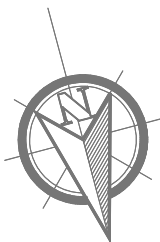

| Zestawienie pomieszczeń | | |
|--|---------------------------|------------------------|
| Nr pom. | Nazwa pomieszczenia | Pow. [m ²] |
| Część administracyjna - przebudowa | | |
| 6 | Korytarz | 11,29 |
| 7 | Pomieszczenie biurowe | 21,86 |
| 8 | Pomieszczenie biurowe | 19,88 |
| 9 | Toaleta dla os. niepełno. | 5,16 |
| Część garażowa - przebud. ze zm. sposobu użyt. | | |
| 10 | Korytarz | 24,22 |
| 11 | WC | 3,50 |
| 12 | Pomieszczenie biurowe | 22,97 |
| 13 | Pomieszczenie biurowe | 19,86 |
| 14 | Pomieszczenie biurowe | 18,60 |
| 15 | Pomieszczenie magazynowe | 13,23 |
| 16 | Pomieszczenie magazynowe | 8,81 |
| Pow. użytkowa w zakresie opracowania | | RAZEM: 169,38 |

| LEGENDA: | |
|----------|---|
| | Zakres opracowania - ETAP I |
| | Zakres przebudowy - ETAP II |
| | Sufit podwieszany kasetonowy |
| | Istniejąca szafka elektryczna |
| | Istniejąca wentylacja |
| | Projektowana instalacja wspomagana elektrycznie |
| | Projektowana instalacja wentylacji |
| | Przepływowy podgrzewacz wody 7,3 KW 230V podumywalkowy z przyłączem |

UWAGA!
1. Przewody od tablicy bezpiecznikowej prowadzić w przestrzeni nad sufitem podwieszanym
2. Przewody w pomieszczeniach układać w brzdach jako podtynkowe, a w ścianach GK w rurkach elektroinstalacyjnych typu peszel
3. Istniejące przewody w pomieszczeniach do wykorzystania w możliwym zakresie

| | | | |
|--|---|------------------|---------------------|
|  PRACOWNIA PROJEKTOWA "ARANŻ-BUD" dr inż. Eryk DAYEH ul. Piotra Skargi 3/1, 65-416 Zielona Góra tel. 68 47 74 330, 601 837 843 | | | |
| NAZWA INWESTYCJI: | Przebudowa budynku Powiatowego Inspektoratu Weterynarii ze zmianą sposobu użytkowania części garażowej na administracyjną | | SKALA: 1:100 |
| NAZWA I ADRES OBIEKTU: | Powiatowy Inspektorat Weterynarii, ul. Browarna 4, 65-849 Zielona Góra, dz. nr 338/3, 338/5 | | DATA 20.07.2023r. |
| INWESTOR: | Powiatowy Inspektorat Weterynarii, ul. Browarna 4, 64-849 Zielona Góra | | |
| TYTUŁ RYSUNKU: | RZUT PARTERU - INSTALACJE OŚWIETLENIOWE | | |
| AUTOR-GŁÓWNY PROJEKTANT: | dr inż. Eryk Dayeh, specjalność konstrukcyjno-budowlana | 56/94/GW | |
| OPRACOWAŁ: | mgr inż. Andrzej Wróblewski, specjalność instalacje elektryczne | LBS/0096/POOE/12 | |
| SPRAWDZAJĄCY: | mgr inż. Krzysztof Łojewski, specjalność instalacje elektryczne | LBS/0003/PWBE/17 | |
| STADIUM: | PROJEKT TECHNICZNY | | NR RYS. |
| BRANŻA: | ELEKTRYCZNA | | E1T |